


1 F 機器配置図

凡例


- 緑：建物工事関連
- ピンク：庁舎内ネットワーク工事関連
- 青：県総合行政通信NW関連（別資料参照）
- オレンジ：村防災無線関連

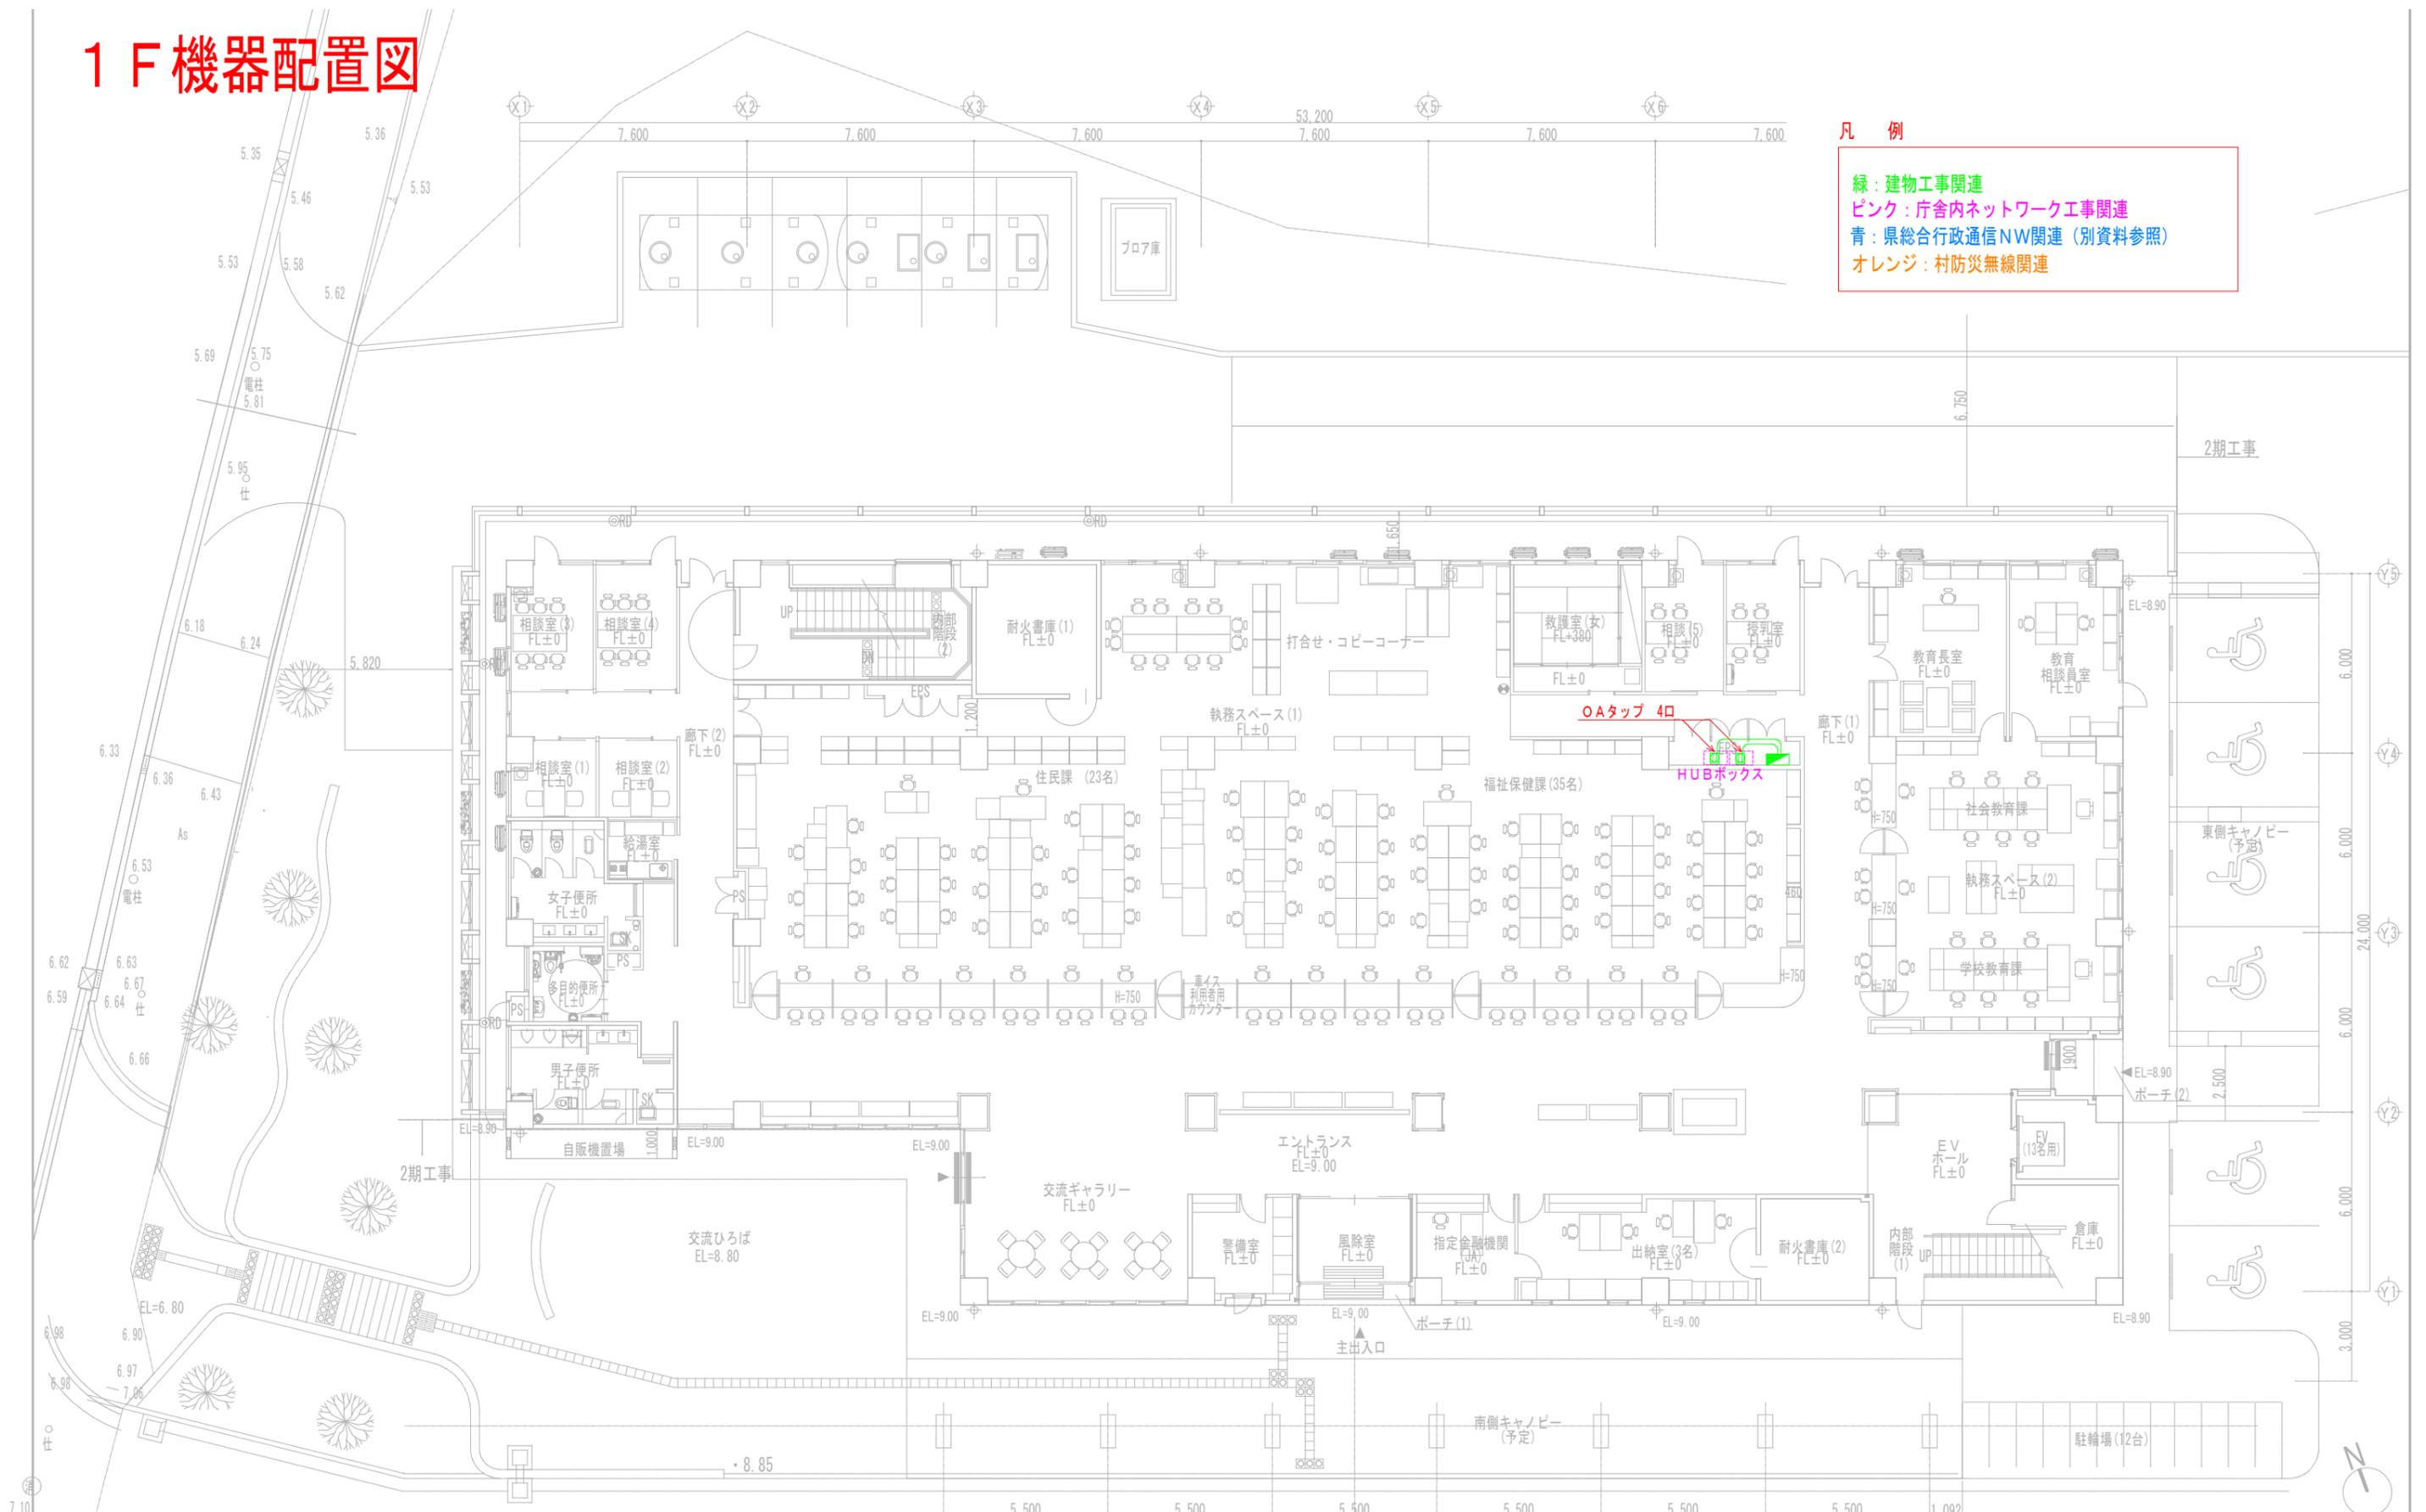

工事名称	今帰仁村新庁舎建設工事(建築)	工事年度	令和3年度
工事場所	今帰仁村字仲宗根地内	図面名称	1階平面図
発注機関	今帰仁村	縮尺	1/100(1/200)
図面番号	A-12	図面番号	A-12
設計	管理建築士 設計 製 図	名称	管理建築士 安谷 健
校印		資格者氏名	管理建築士 安谷 健
		登録番号	二級建築士 登録(全国)登録番号:11515
		所在地	那覇市久茂地1丁目2番20号

※()はA3版の縮尺

2F 機器配置図

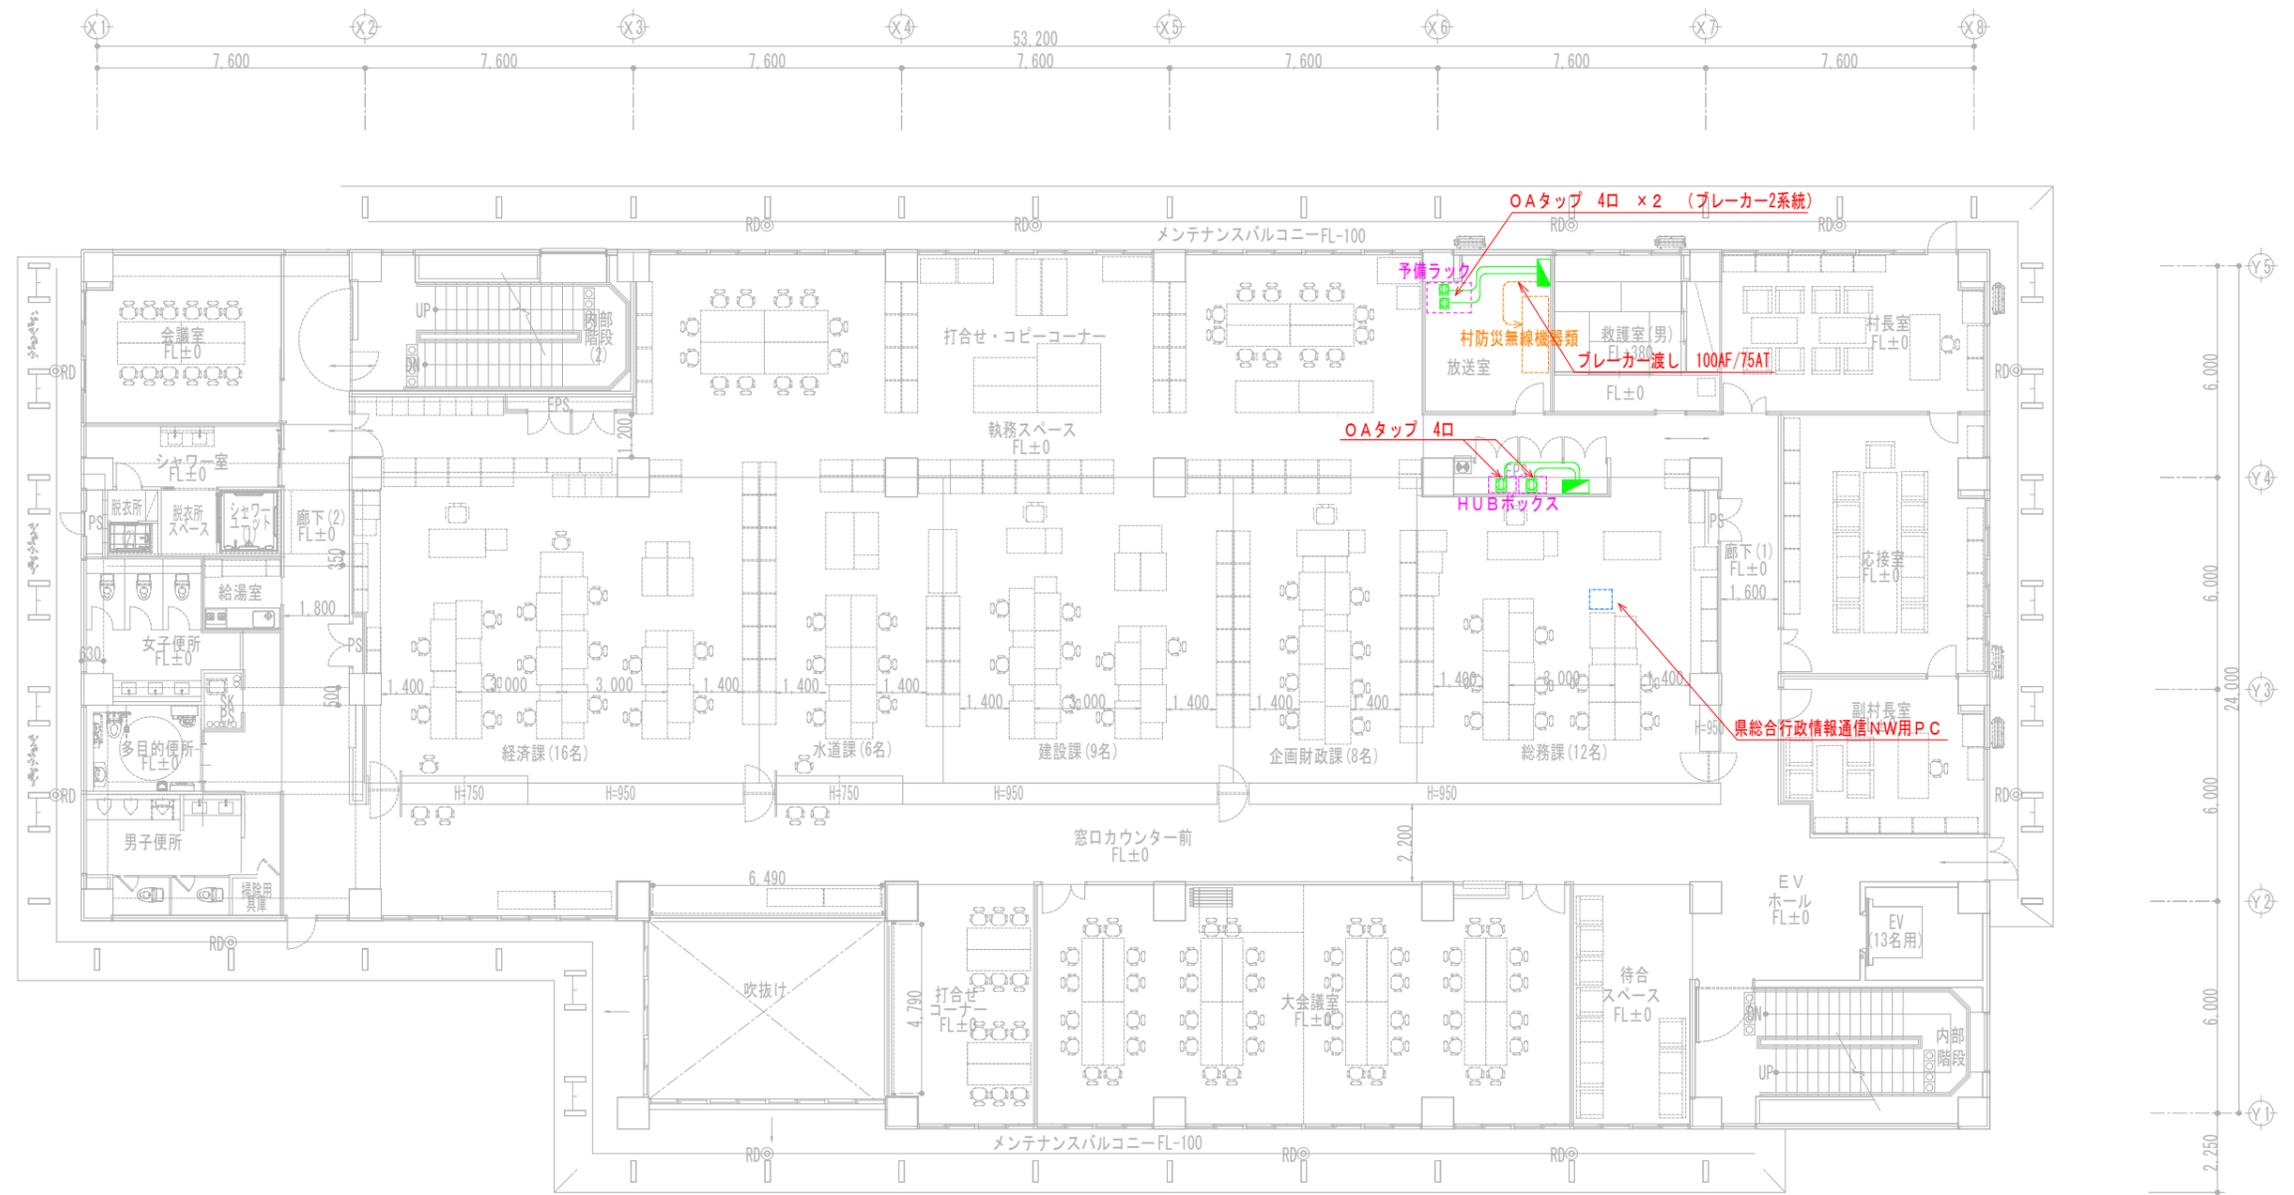


凡 例

- 緑：建物工事関連
- ピンク：庁舎内ネットワーク工事関連
- 青：県総合行政通信NW関連（別資料参照）
- オレンジ：村防災無線関連

工事名称	今帰仁村新庁舎建設工事(電気)	工事年度	令和3年度
工事場所	今帰仁村字仲宗根地内	図面名称	コンセント設備 2階平面図
発注機関	今帰仁村	縮尺	1/100(1/200)
備考		図面番号	E-33
検印	管理建築士 設 計 製 図	名 称	管理建築士 安谷 健
		資格者氏名	管理建築士 安谷 健
		登録番号	（大）登録番号23341号
		所在地	那覇市久花地1丁目2番20号

※()はA3版の縮尺

3F 機器配置図

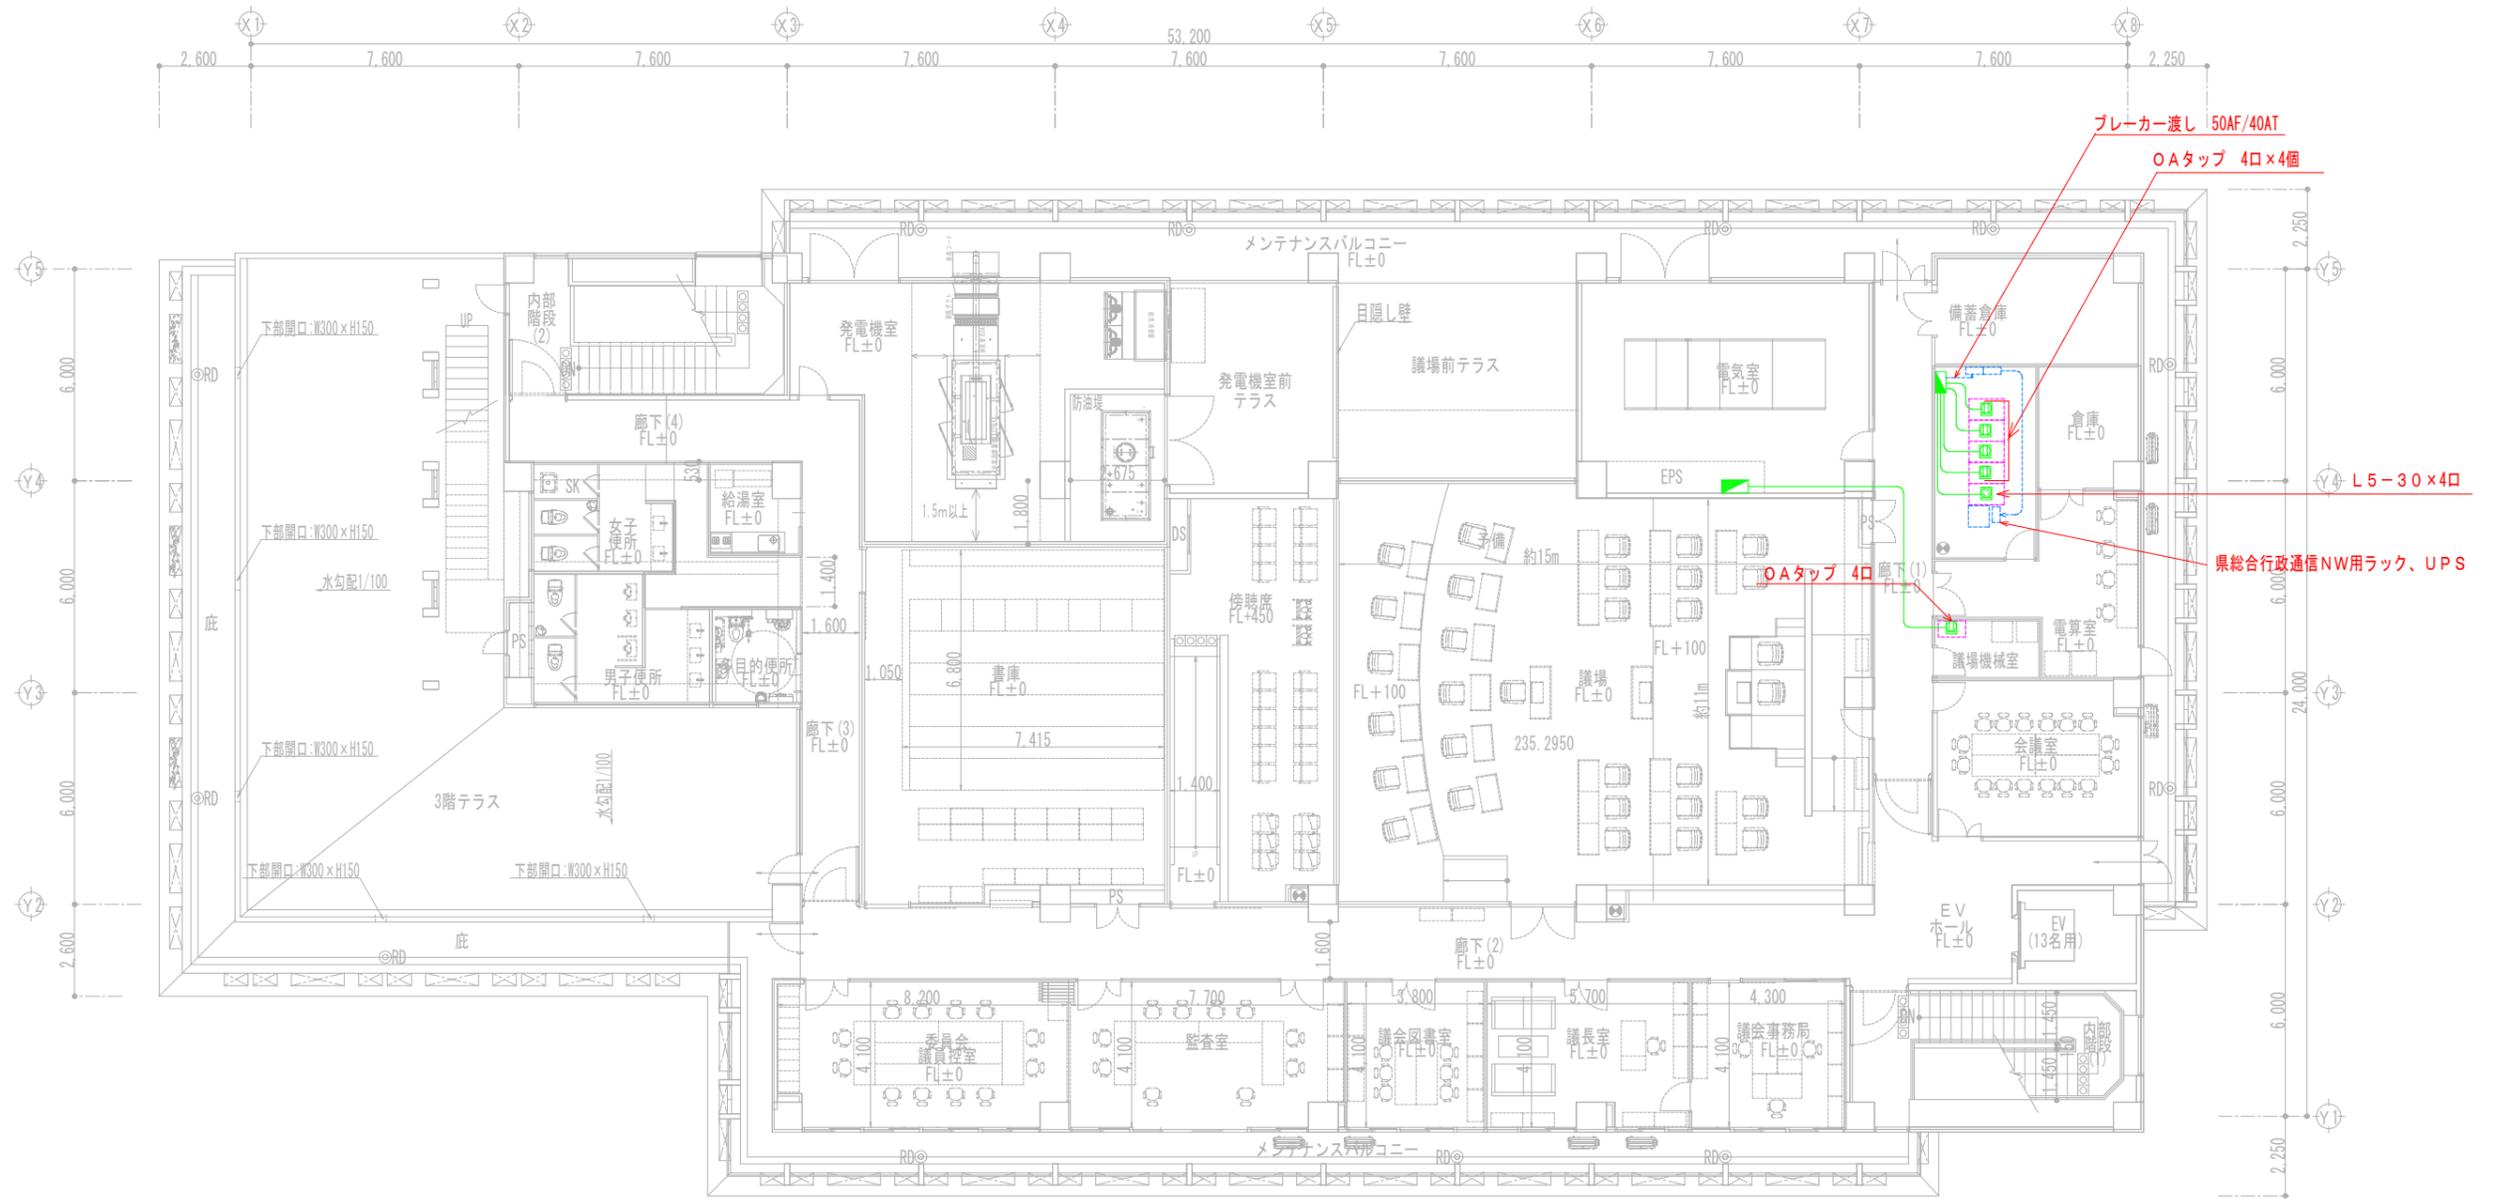

凡 例

- 緑：建物工事関連
- ピンク：庁舎内ネットワーク工事関連
- 青：県総合行政通信NW関連（別資料参照）
- オレンジ：村防災無線関連

工事名称	今帰仁村新庁舎建設工事(電気)	工事年度	令和3年度
工事場所	今帰仁村字仲宗根地内	図面名称	コンセント設備 3階平面図
発注機関	今帰仁村	縮尺	1/100(1/200)
摘要		図面番号	E-34
検印	管理建築士 設計 製 図	名称	管理建築士 安谷 健
		資格者氏名	管理建築士 安谷 健
		登録番号	二級建築士 45070000000000000000
		所在地	那覇市久茂地1丁目2番20号

※()はA3版の縮尺